


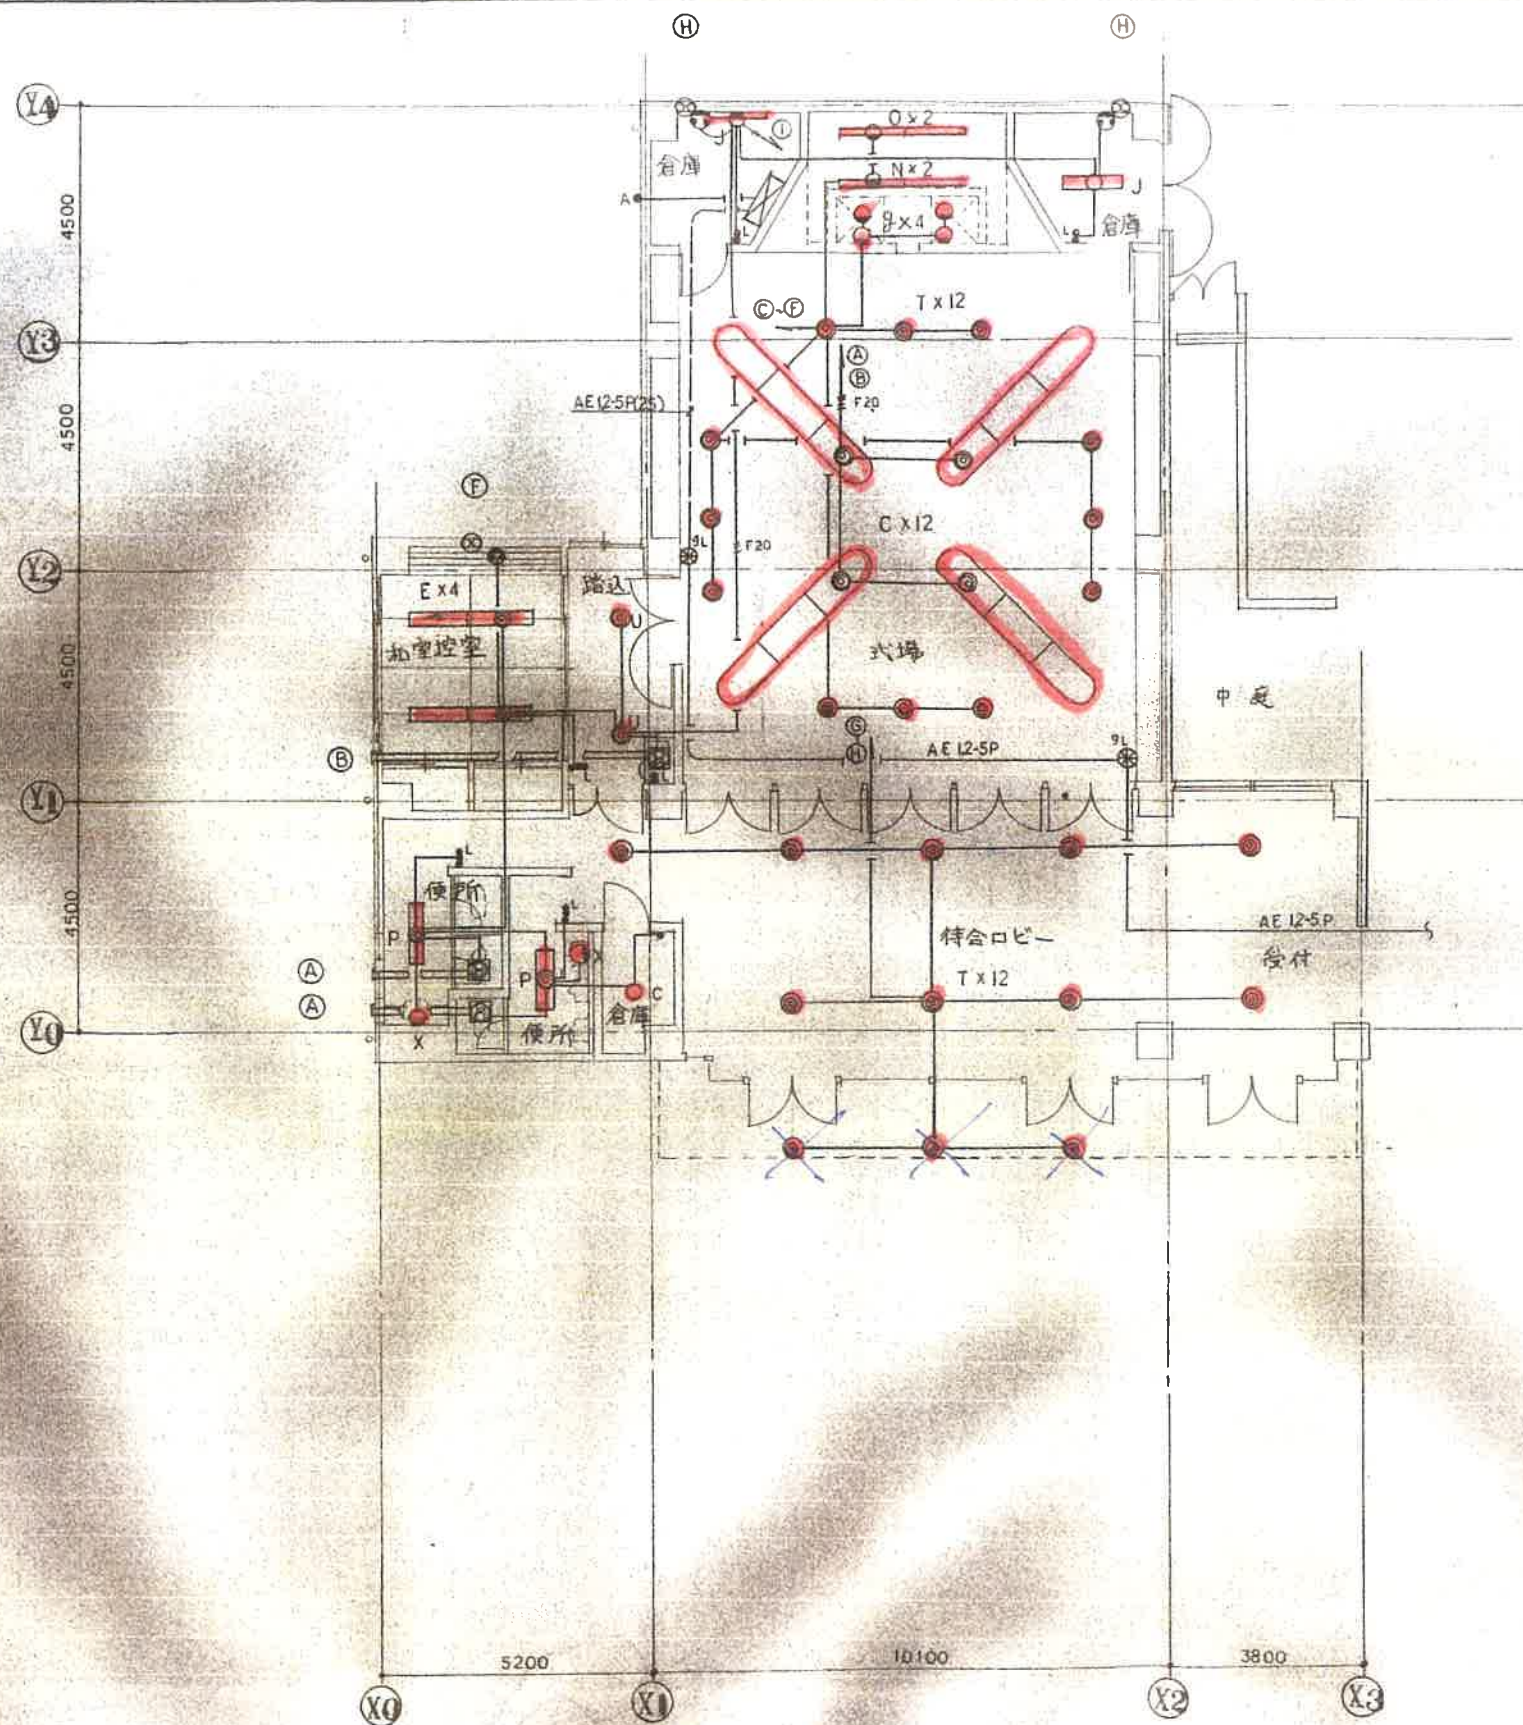


配線凡例	—— FV16 $\frac{1}{2}$ "-3C	—— FV16 $\frac{1}{2}$ "-2C	その他 FV16 $\frac{1}{2}$ "-2.3C
ジョイントボックス	配線5本以上 T-08102x54 5本以下 T-08102x54		
換気扇仕様			
(A)	天井埋込 7 $\frac{1}{2}$ " $\times$ 204 $\frac{1}{2}$ "	SD100 $\frac{1}{2}$ "	SUS316WC 弁 VD-15ZPT
(B)	" 270 $\frac{1}{2}$ "	" 150 $\frac{1}{2}$ "	" VD-18ZST
(C)	" 500 $\frac{1}{2}$ "	" "	" VD-20ZP2
(D)	" 130 $\frac{1}{2}$ "	" 100 $\frac{1}{2}$ "	" VD-15LZS LC2-1502W
(E)	" 120 $\frac{1}{2}$ "	" "	" VD-13ZT
(F)	" 270 $\frac{1}{2}$ "	" 150 $\frac{1}{2}$ "	" VD-18ZX2-W
(G)	電気式 250 $\frac{1}{2}$ "	木枠	" EX-25EG2-M
(H)	" "	"	" EX-25EX-L
(I)	" 200 $\frac{1}{2}$ "	"	" EX-20EM2
(J)	電動式 1250 $\frac{1}{2}$ "	"	" EX-25LH2
(K)	電気式 300 $\frac{1}{2}$ "	"	" EX-30EM
(L)	" 250 $\frac{1}{2}$ "	"	" PF-25ASE-V
配線器具	スイッチボックス、レシーブボックス、スイッチ		新金属プレート

式場

1F 平面図


備考	設計年月日	担当	検閲	承認	株式会社 大東電機 高知市仁井田1632-1 TEL 0888 (47) 1377~9	工事名称 香南斎場組合 (やすらぎ苑) 新築工事 電気設備工事 照明器具 設備	設計番号 図面番号 縮尺 1:100
	変更年月日						
	変更年月日						
	変更年月日						

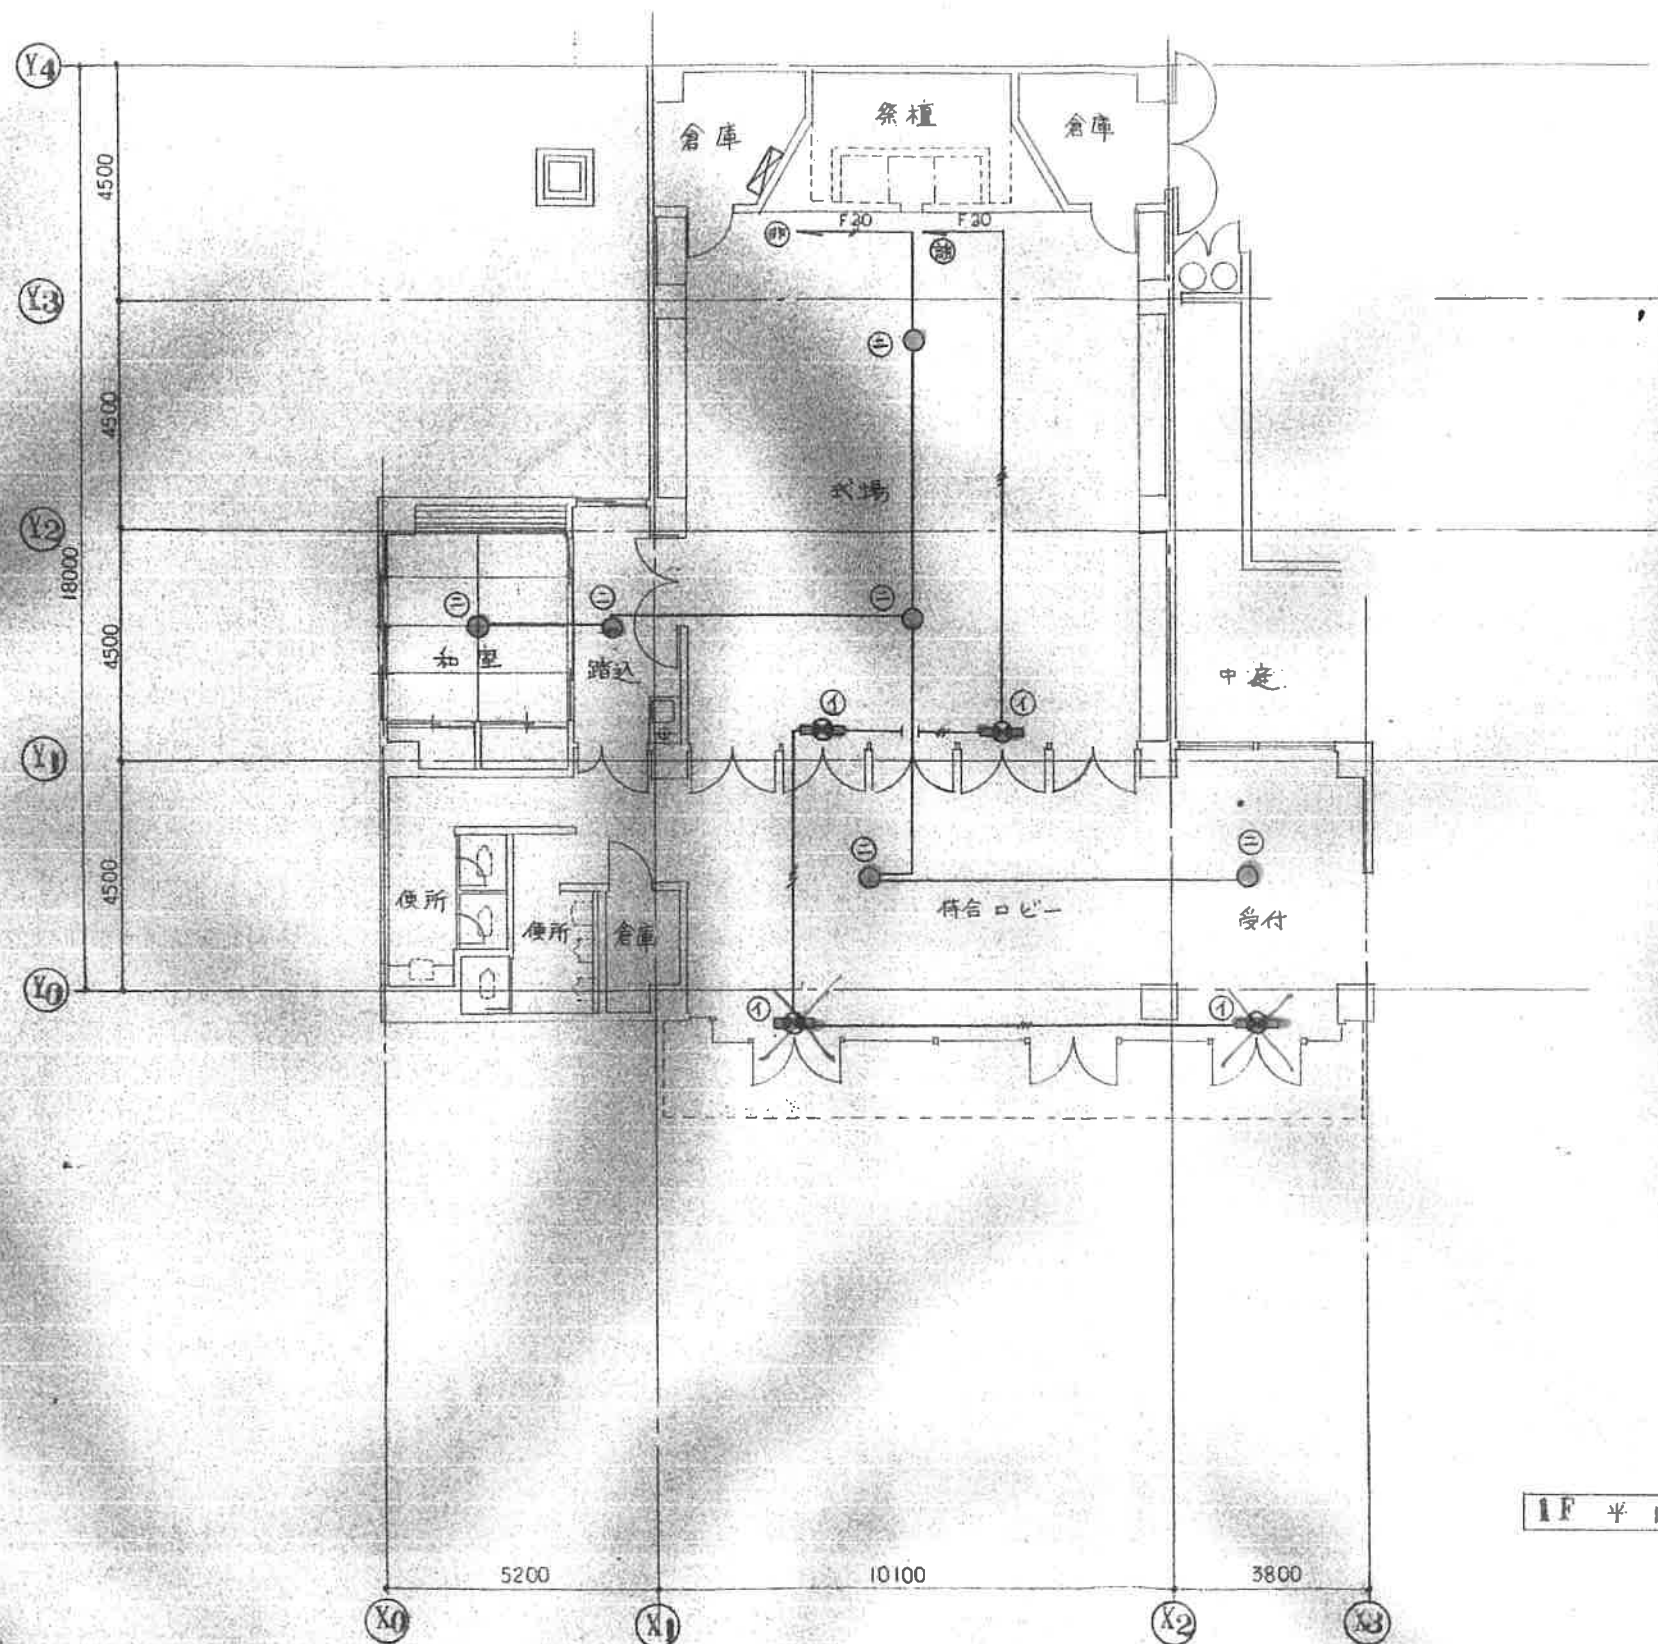


備 考	設計年月日	担 当 機 関 承 認	株式会社 大 東 電 機 高知市仁井田 1 6 3 2 - 1 TEL 0888 (47) 1377~9	工事名称 香南斎場組合 (やすらぎ苑) 新築工事 電気設備工事 非常 誘導灯設備	設計番号 図面番号 縮尺 1:100
	変更年月日				
	変更年月日				
	変更年月日				

照明器具図

A18	FDL18Wx1 (電球色)	F204	FL20Wx4	713	非常灯 電池内蔵型
A27	FDL27Wx1 (電球色)				JE13Wx1
	FRS11-D181				
	FRS11-D271		FP20334		K1-IRS4-J13
番号:	番号:	番号:	番号:	番号:	番号:
B18	非常灯 電池内蔵型 (無時常点灯型)	F60	FL60Wx1 筒型	713	非常灯 電池内蔵型
	FDL18Wx1 (電球色)				JE13Wx1 筒型
	K1-FRS11-D181		WC1262W		LW91660
番号:	番号:	番号:	番号:	番号:	番号:
C401	FL40Wx1 SUS 白色塗装	G18	FML18Wx1 筒型	718	埋込口筒型灯 電池内蔵型
					冷陰極蛍光灯B8・BL形 片面型
			BVW2081		SH1-PRP20P-BL
番号:	番号:	番号:	番号:	番号:	番号:
D2Q3	FL20Wx3	H27	FDL27Wx1 (電球色) 筒型		
	FP20093E		FRF7RP-D271		
番号:	番号:	番号:	番号:	番号:	番号:

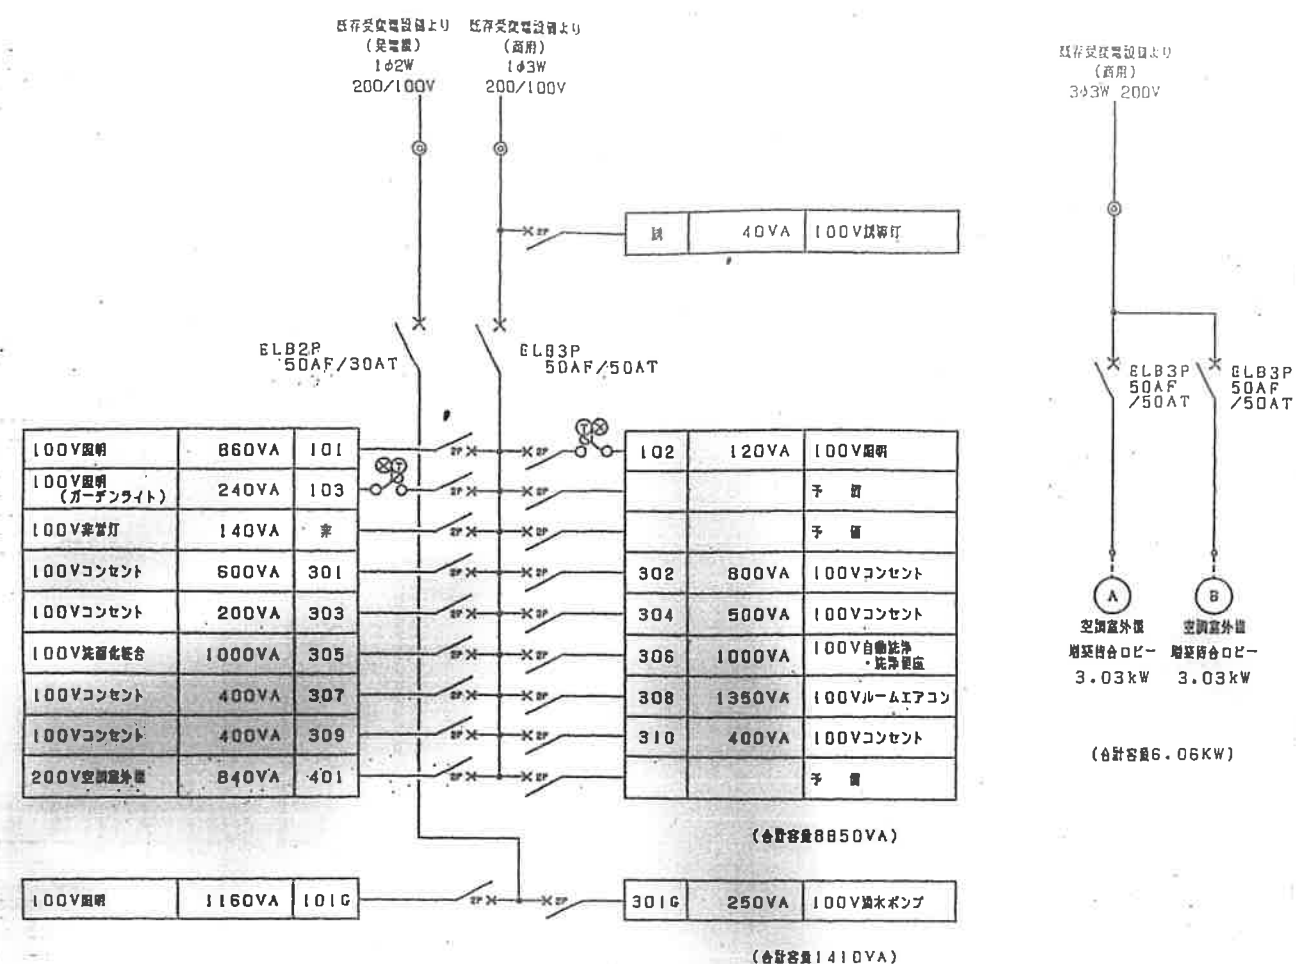

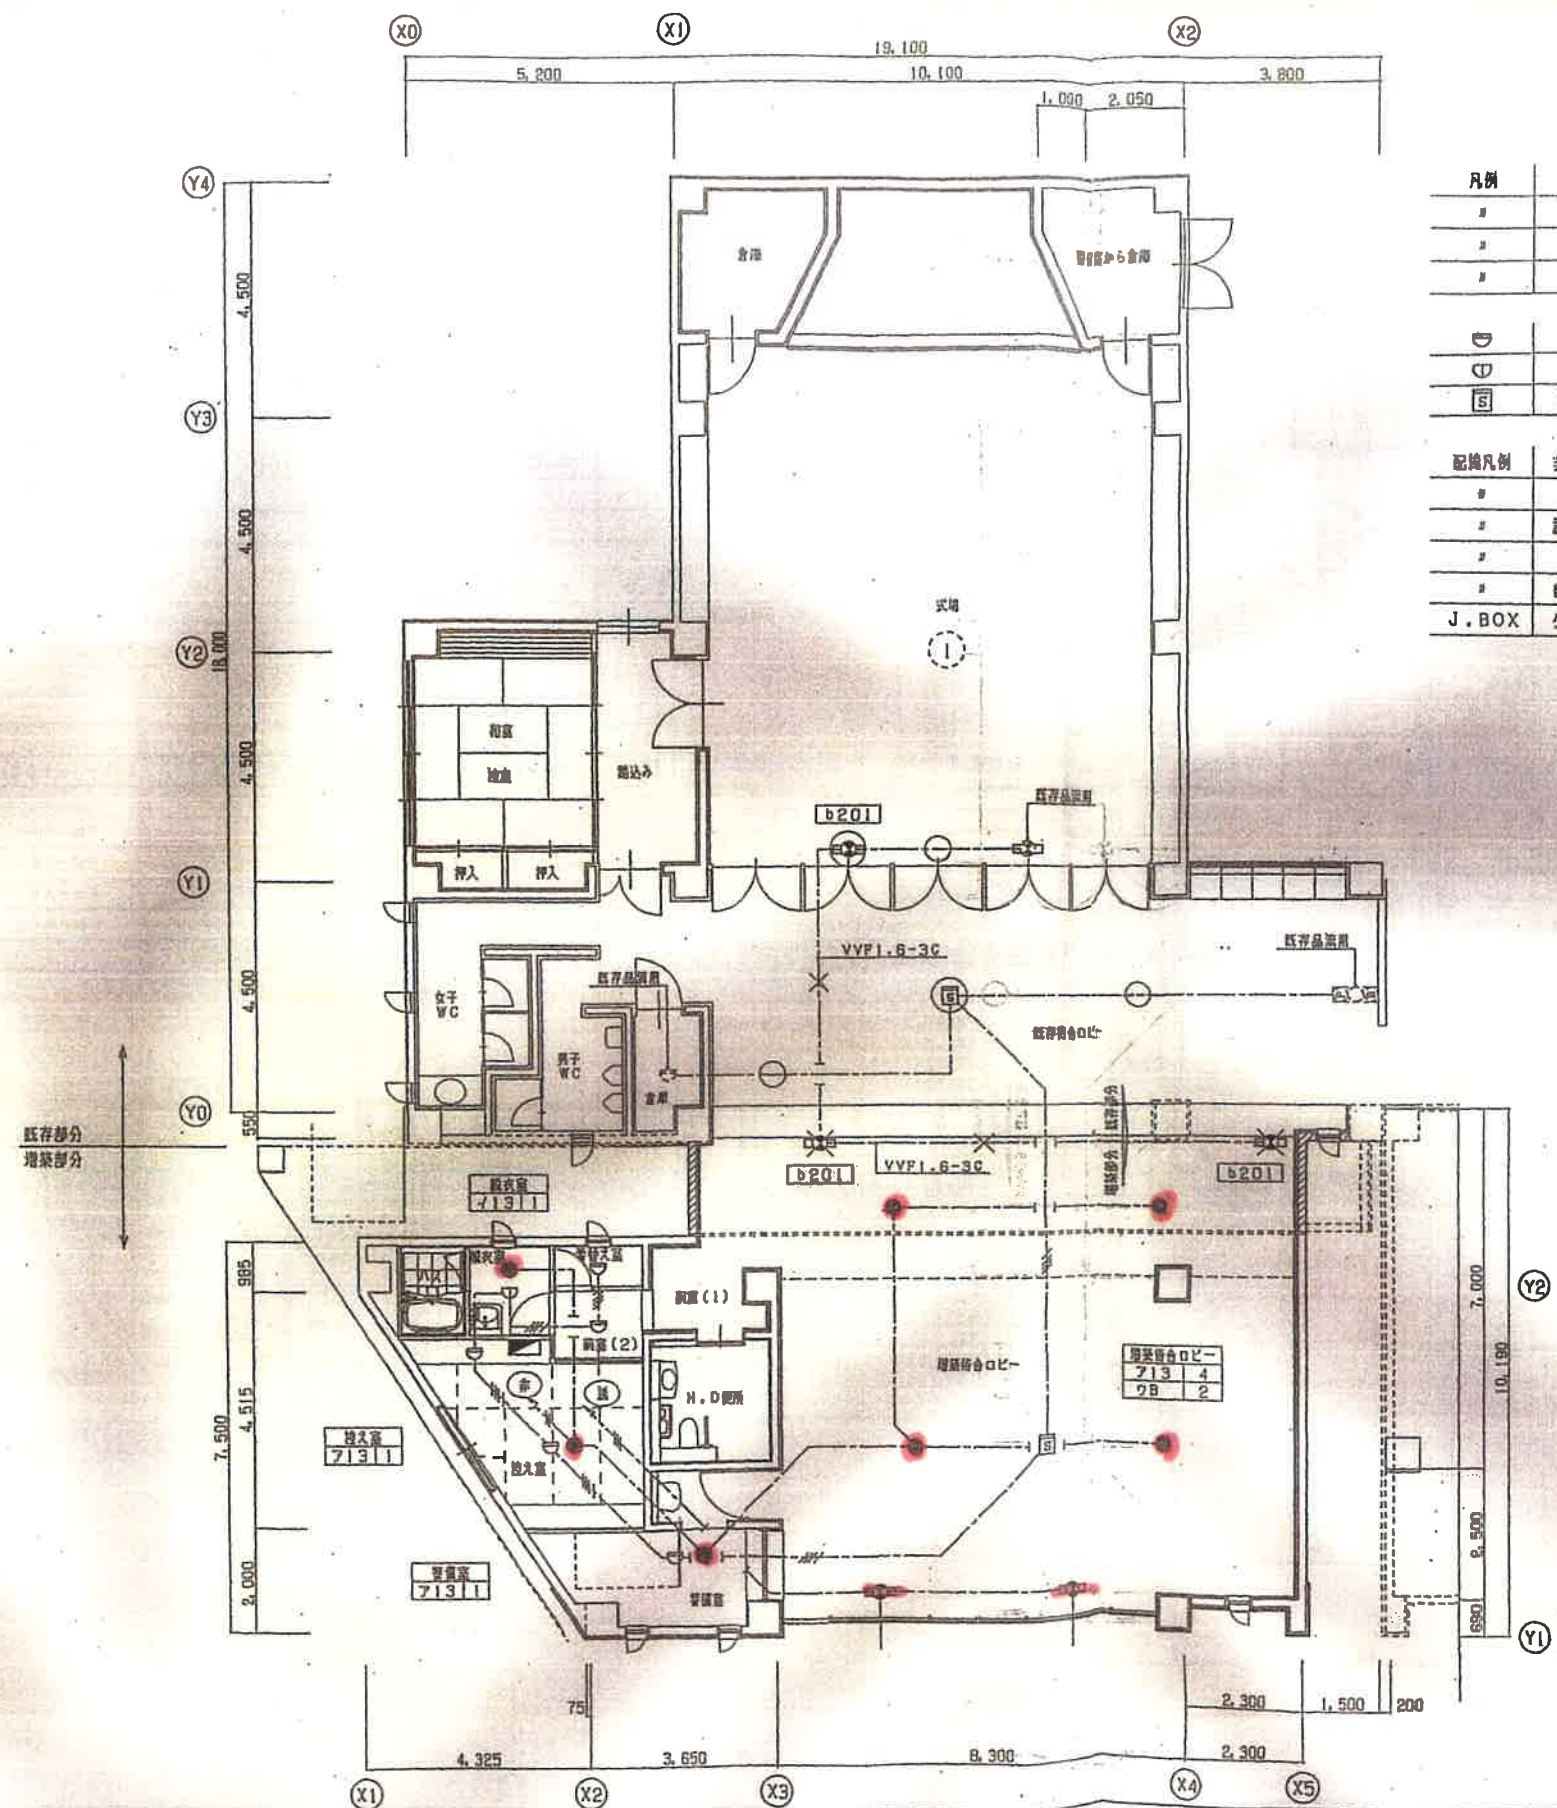

凡例	×	配線引き配管位置
	○	配管配線既存位置
	×	既存品撤去
	○	既存品撤去再取付
スポット型照明器具	差動式 2種	
	1種 防水型	
煙感知器	光電式 2種	
配線凡例	非常灯	EM-BEF1.6m/m-2C
		EM-BEF2.0m/m-2C
	誘導灯	EM-BEF1.6m/m-3C
		EM-BEF2.0m/m-3C
	自火報	EM-A80.9m/m-4C
J. BOX	ケーブル 4本以下 0.8102'x54 5本以上 0.8119'x54	

照明器具撤去表

記号	容量	型式
b201	FL20WX1	道路口誘導灯 片面 直付


平面図 S=1:100

やすらぎ苑式場増築工事			
日付	1:100	電気設備工事	非常・誘導灯、自動火災報知設備
設計	中屋敦夫建築設計事務所	校閲	中屋敦夫
図番	電気-11	図名	

電灯 100V
VVF 2-6-2C

EE 6310
EE 8133


S=1:200

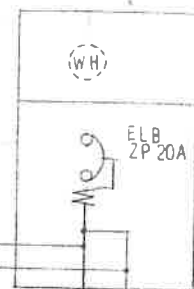


ポールライト
エントランスライト
② ①

引込盤 (屋外・ステンレス)

既設埋設ライン

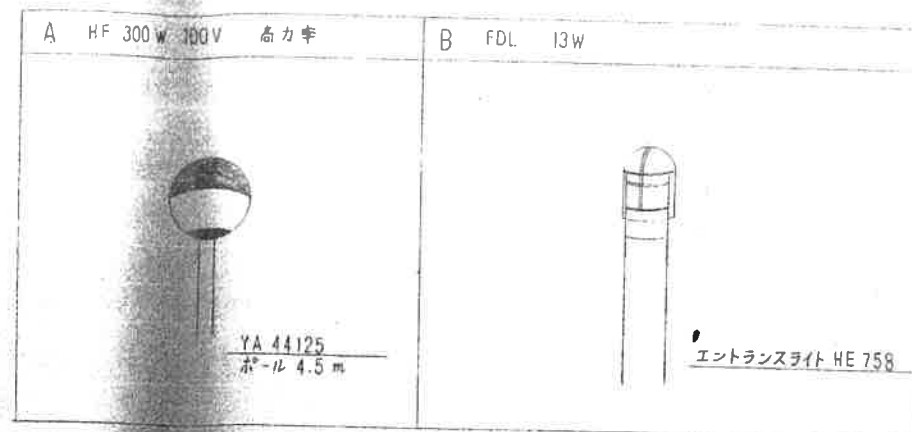

既設埋設ライン

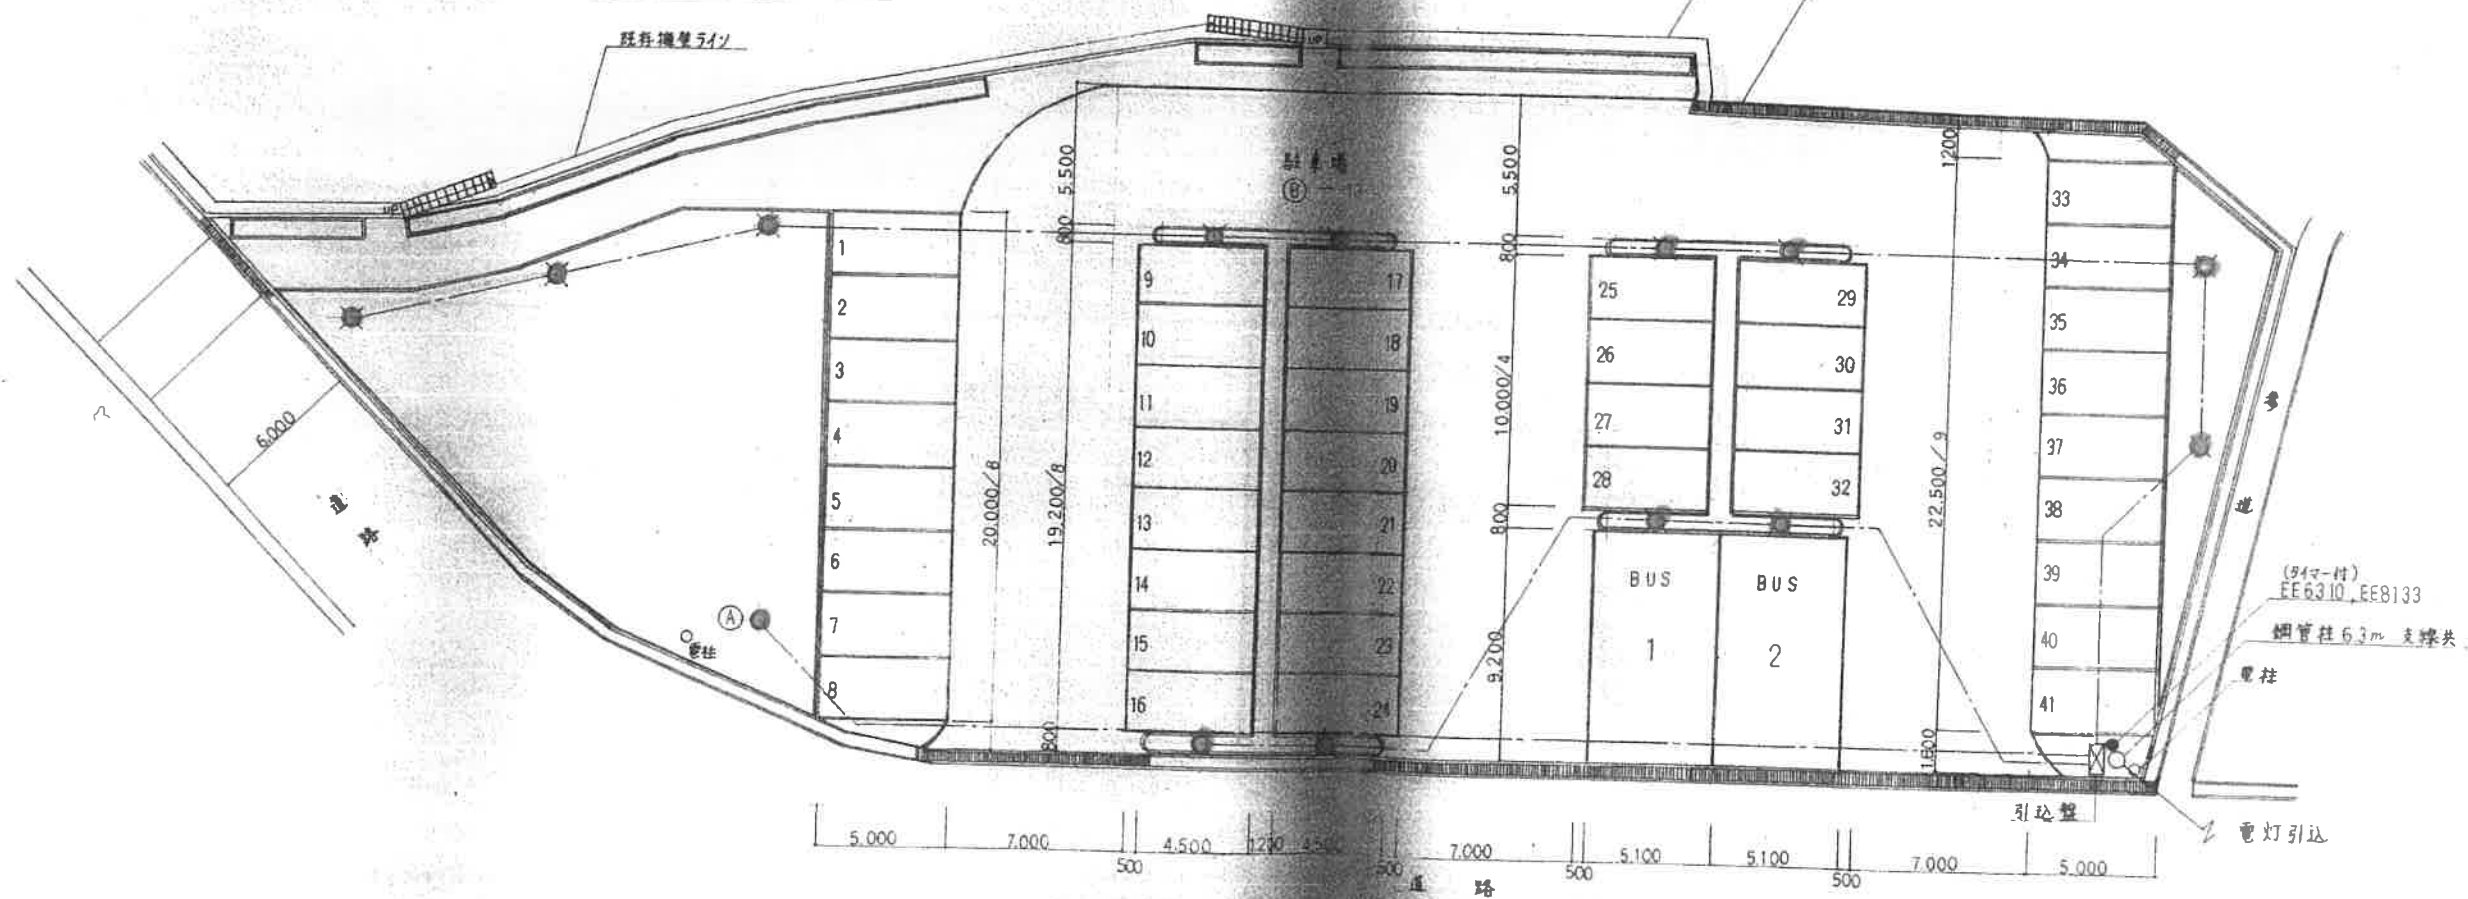

(タイマー付)
EE6310, EE8133
煙管柱 6.3m 支障あり
電柱

CV 3.5" - 2C (FEP30)

備考事項



株式会社かめお設計

KAMEO ARCHITECTURAL OFFICE

CHECKED BY.

DATE.

新加坡・マレーシア・タイランド 2 FLOOR (0888) 22 0597 FAX (0888) 22 0553
新加坡・マレーシア・タイランド 1 FLOOR (0888) 22 0597 FAX (0888) 22 0553

工事名称

香南南境 やすらぎ苑 駐車場整備工事






 



図面名称

電気設備図面




NO.

5

SCALE

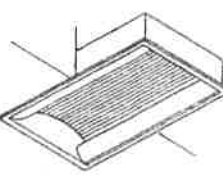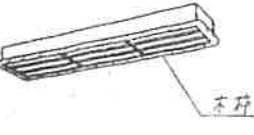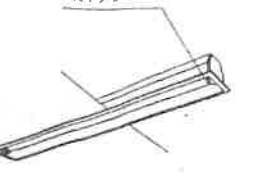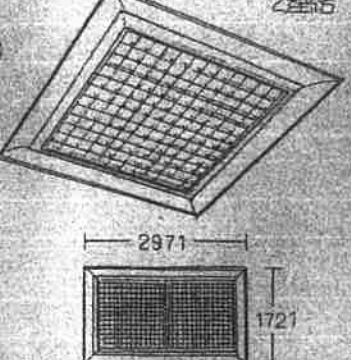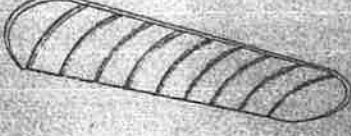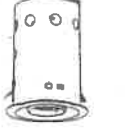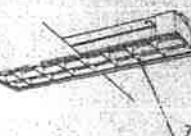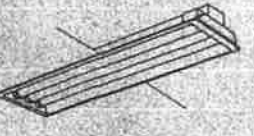(A) FL 40^W×4 DF-4534 	(E) FL 40^W×2 D77-9274 	(I) FL 40^W×2 SUH 	(P) FL 40^W SUS RUH 	(T) FL 27^W BD 3151WL (U) FL 18^W BD 2131WL (V) FL 13^W BD 5041WL (T1) FL 27^W BD 3191WL 	(Z) IL 85^W OS 231718 カラ-フル9-付 	(d) FL 20^W×4 OL131212 
(B) FL システムスクエア TYPE4 2連結 	(F) FL 40^W×2 SUH ≒ 型 FB-4132 	(J) FL 40^W ≒ 型 KV-4321 UH (K) FL 20^W ≒ 型 KV-2251 GH 	(O) FL 40^W×2 SUH (W) IL 60^W OB 071270 ≒ 型 FH 4522 	(a) IL 85^W OD 059717 	(e) FL 20^W×3 OL 131162 	
(C) FL 40^W×4 3連結 指定色 DF 4523 DF 4524 指定色 	(G) FL 40^W UH 	(L) FL 110^W 200^V UH (M) FL 40^W UH ≒ 型 KL-11681 ≒ 型 KL-4561 	(R) FL 110^W×2 200^V SUH ≒ 型 FH 11682 	(X) IL 25^W×2 OB 071801 	(b) IL 85^W OD 007714 	(f) IL 60^W OW 009085 
(D) FL 40^W×2 ≒ 型 FB 4742 	(H) FL 40^W×3 SUH 	(N) FL 40^W UH (O) FL 20^W ≒ 型 KL-2621 	(S) FL SUS 40^W×2 ≒ 型 EH 4012 	(Y) IL 60^W BI-7655 	(C) IL 60^W WP 	(g) IL 85^W 

h システム フォリクス IL 65 W x 18

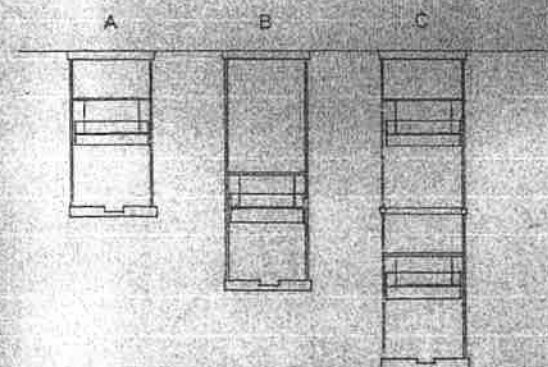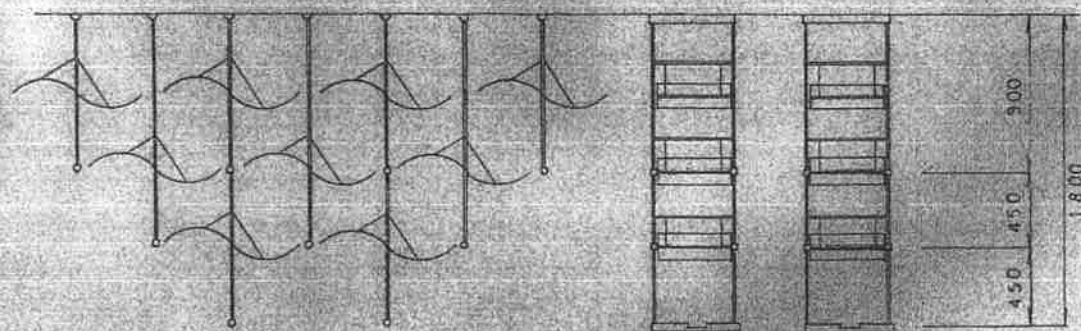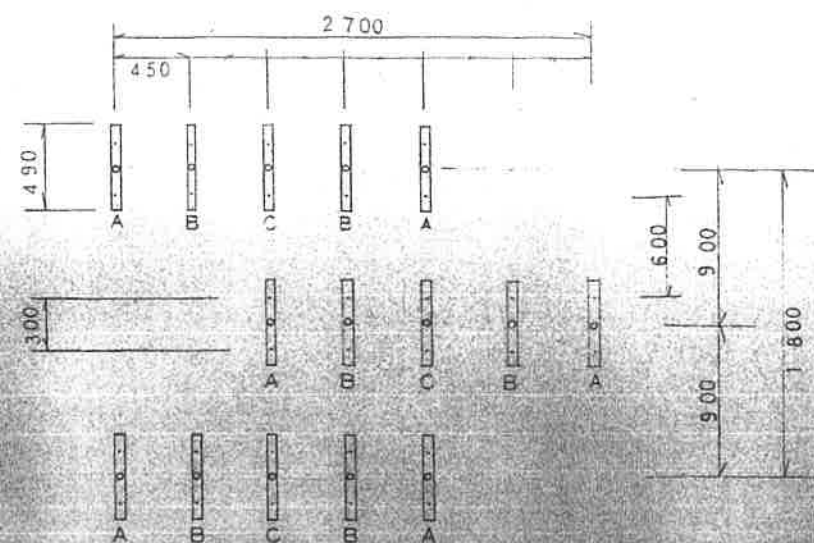


i FL 13 W 山田 AF-4349




□ IL 23 W 三菱 LCB 21.1 B.T



k IL 100 W WP 山田 AI-4119

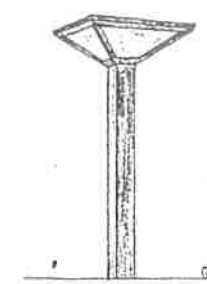


① MF 250 W 200 V AH-4453 山田

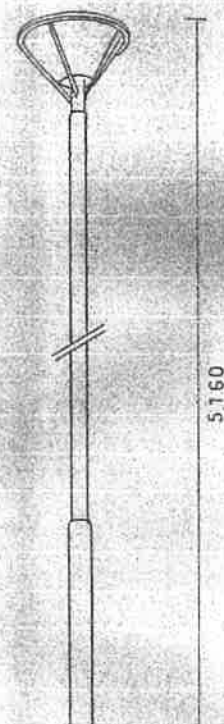

△ FL 20-I 三菱 KYH2061 B.T



② IL 100 W WP 山田 AE-4259

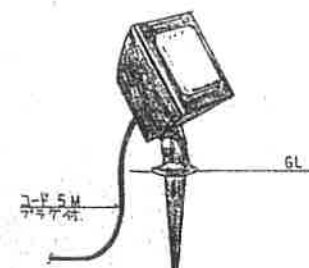

③ IL 20 W 三菱 OR247205 B.T



④ IL 80 W WP 松田 LW8404BT



⑤ FL 20-I 松田 FA21959 B.T



⑥ IL 20 W 三菱 OR247205 B.T



⑦ IL 80 W WP 松田 LW8404BT



記号	品名	数量	単位


凡例

（新築工事）新築工事

日付 編尺 電気設備工事 照明器具図

株式会社 大東電機


NO. C 11 棟図 詳細

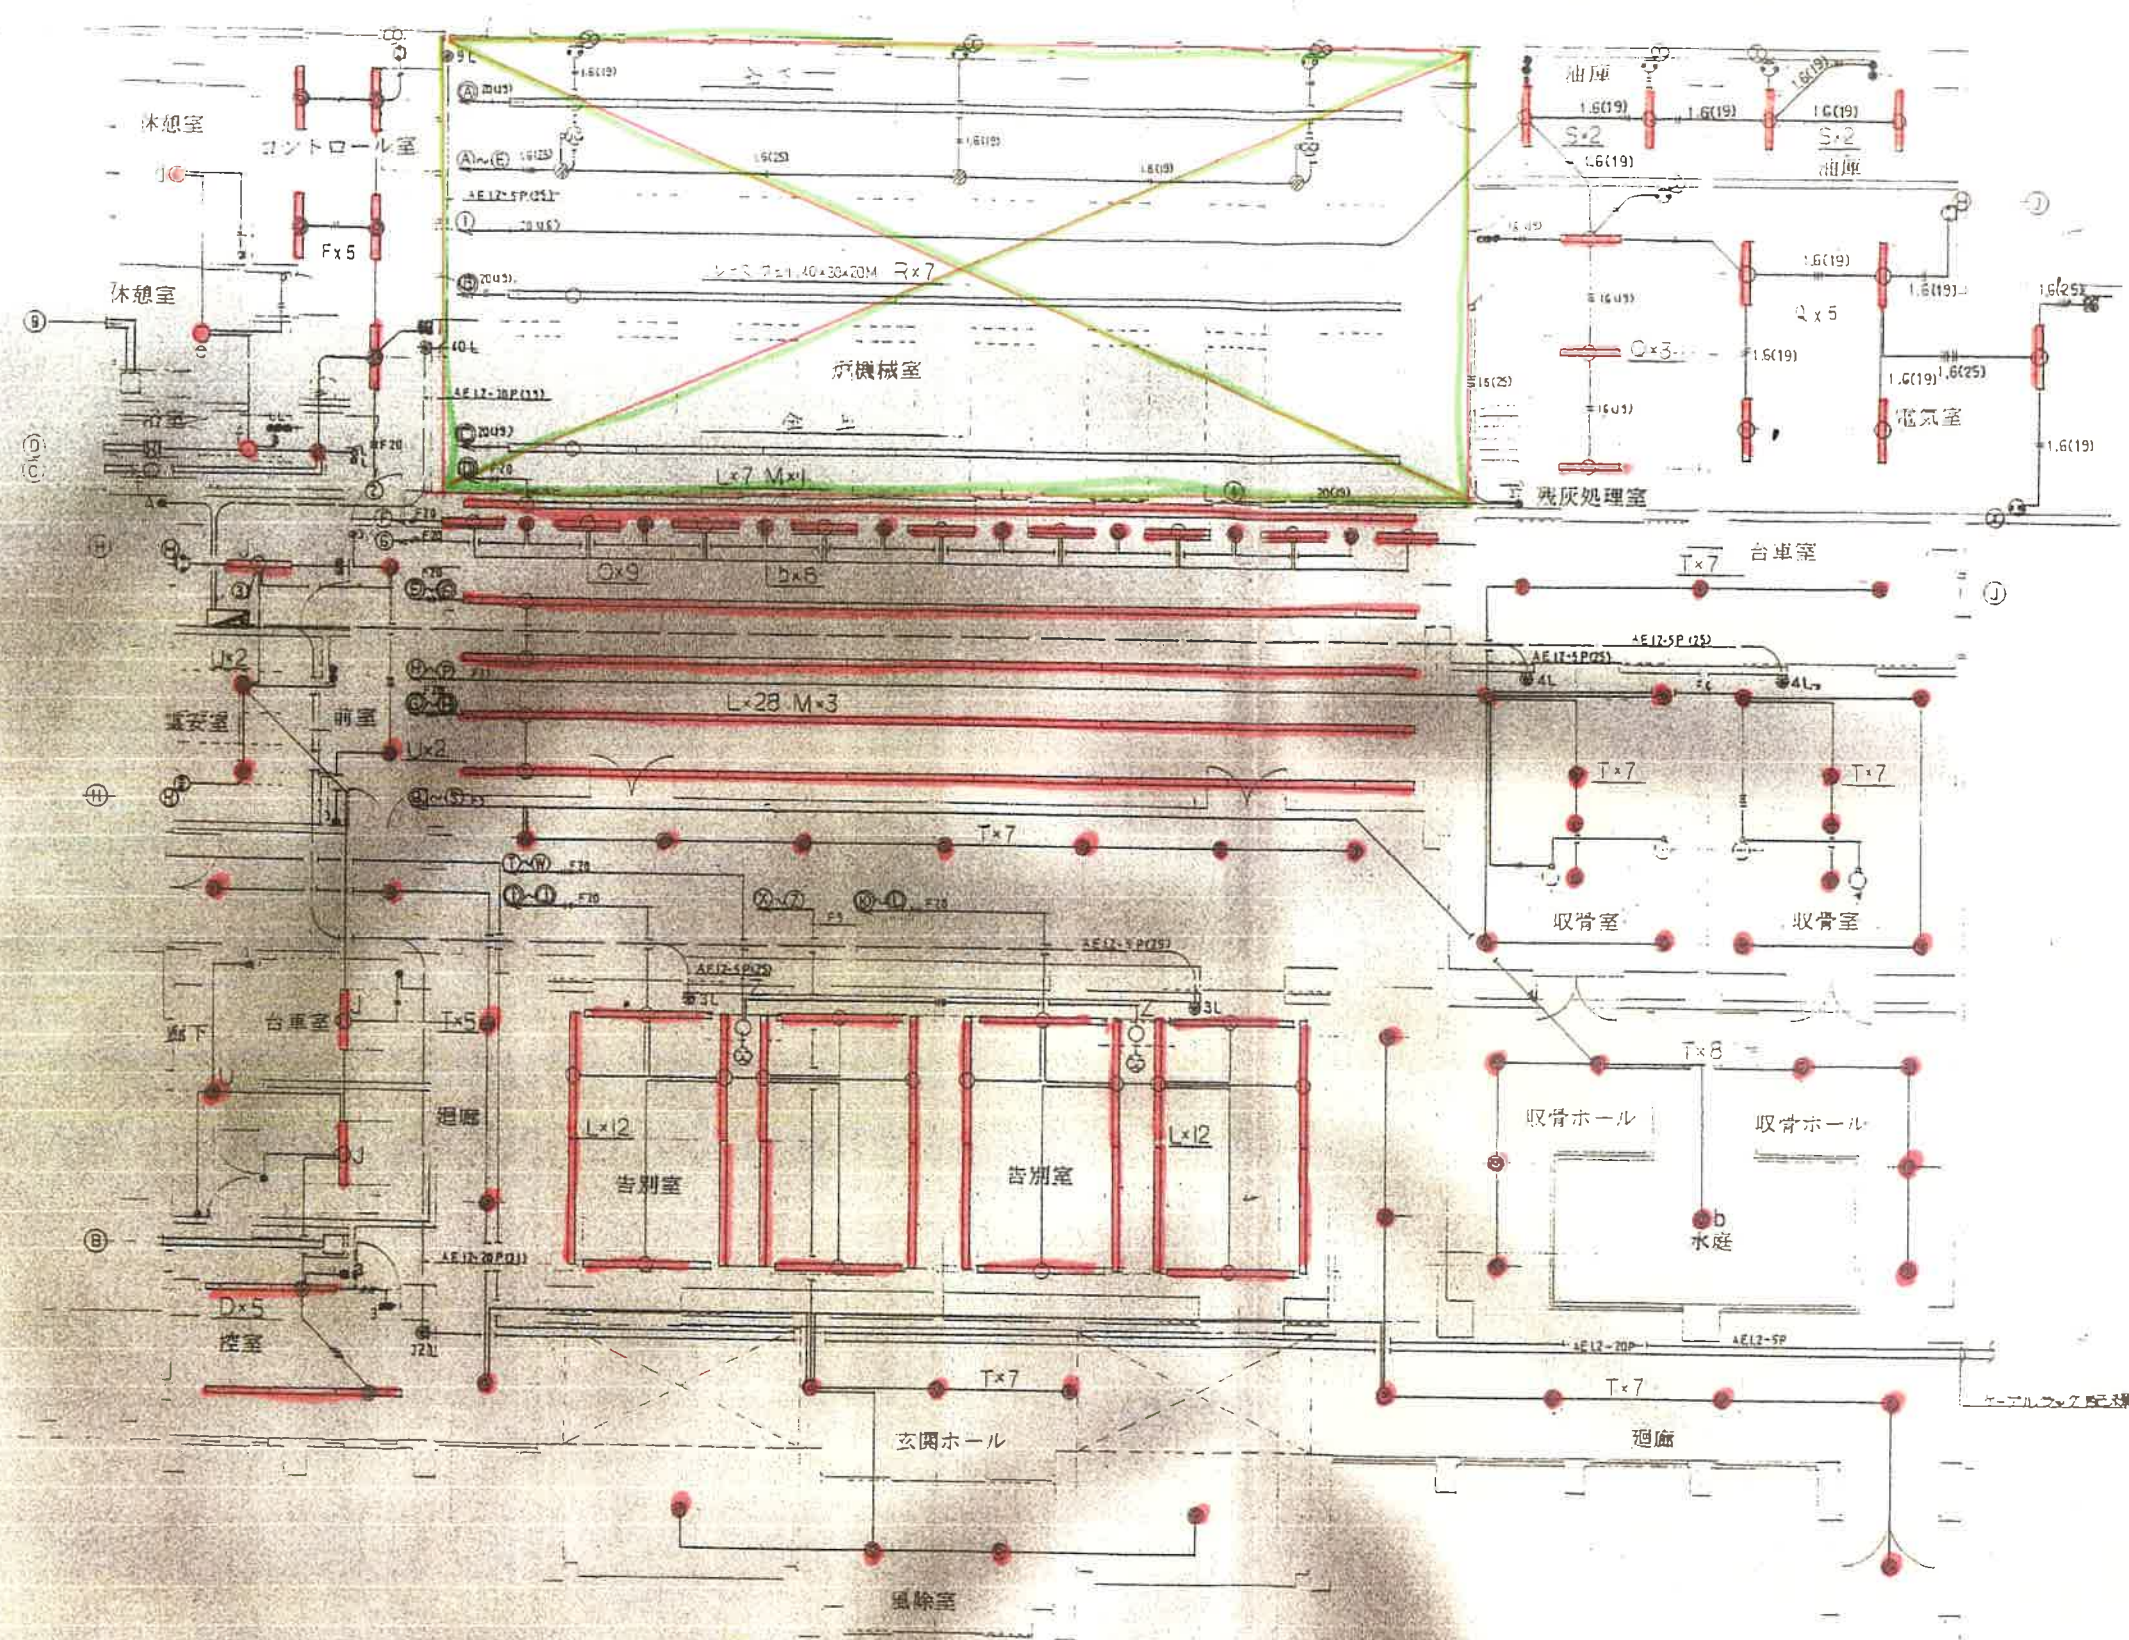

火葬場 平面図 S=1/100


変更事項	凡例

設計者 大東電機		設計工事		NO.
日付	図尺	電気設備工事	電灯コンセント 設備	0 12
株式会社 大東電機				

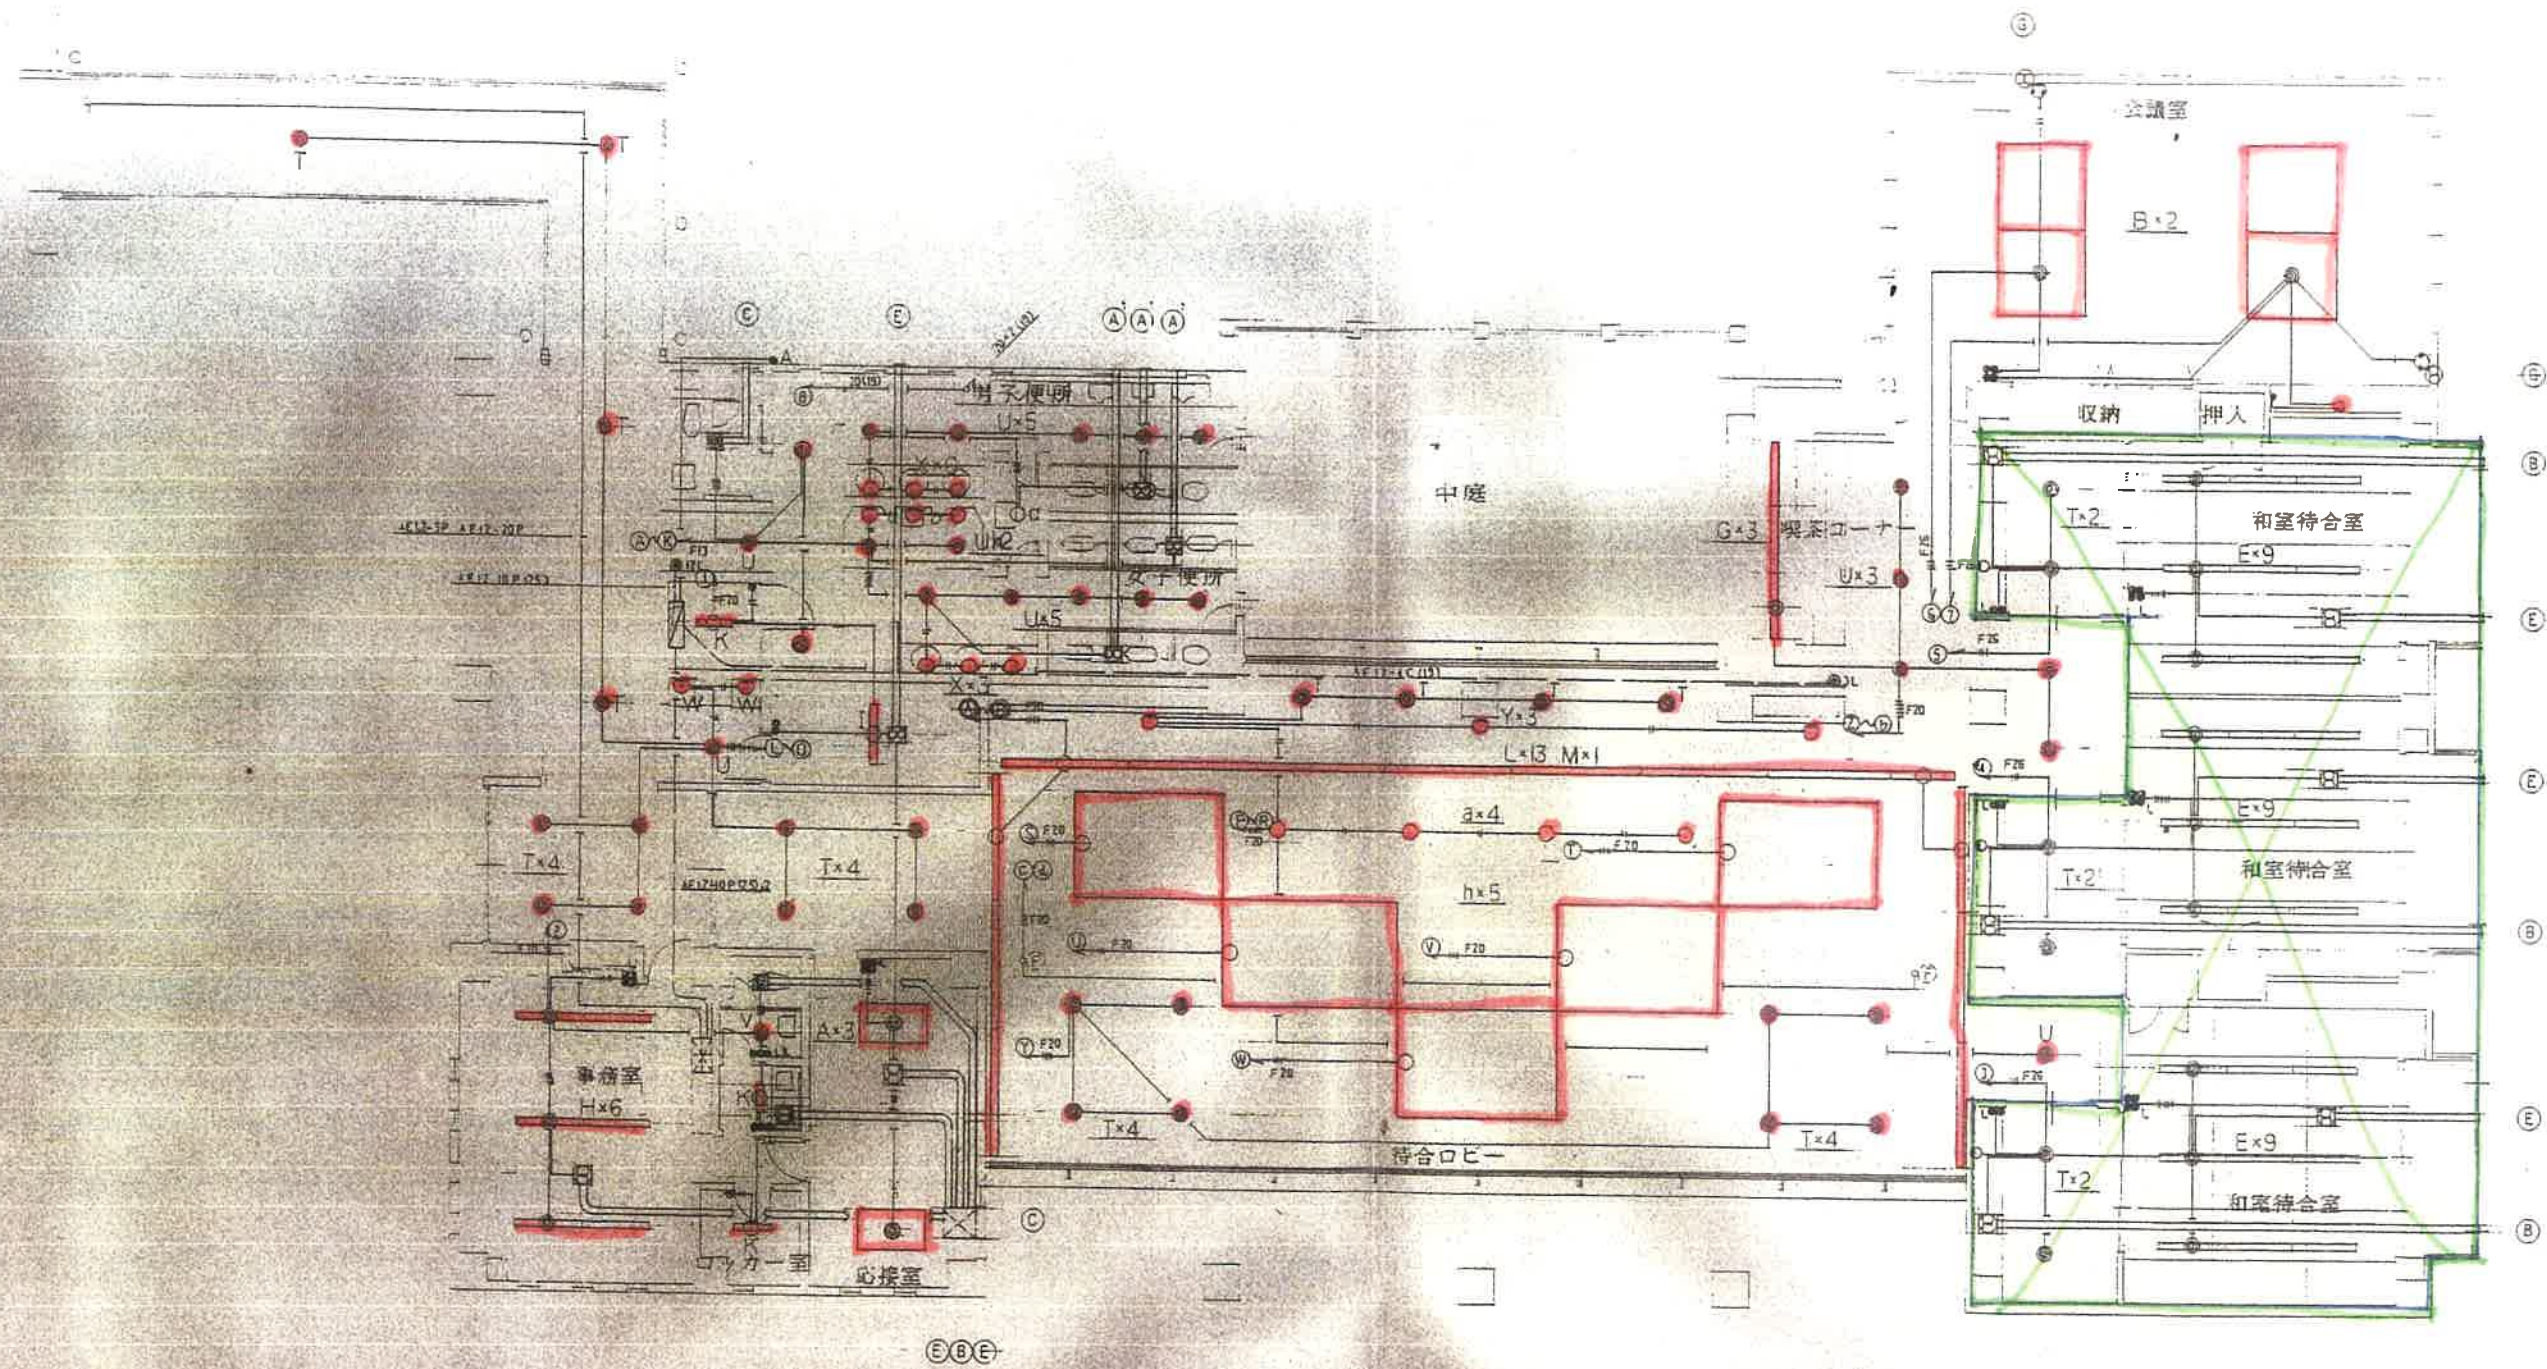


管理棟 平面図 3=1/100

変更事項	凡例

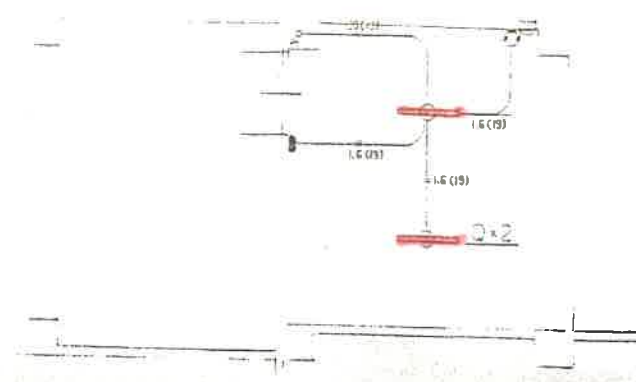


2階平面図 S=1/100

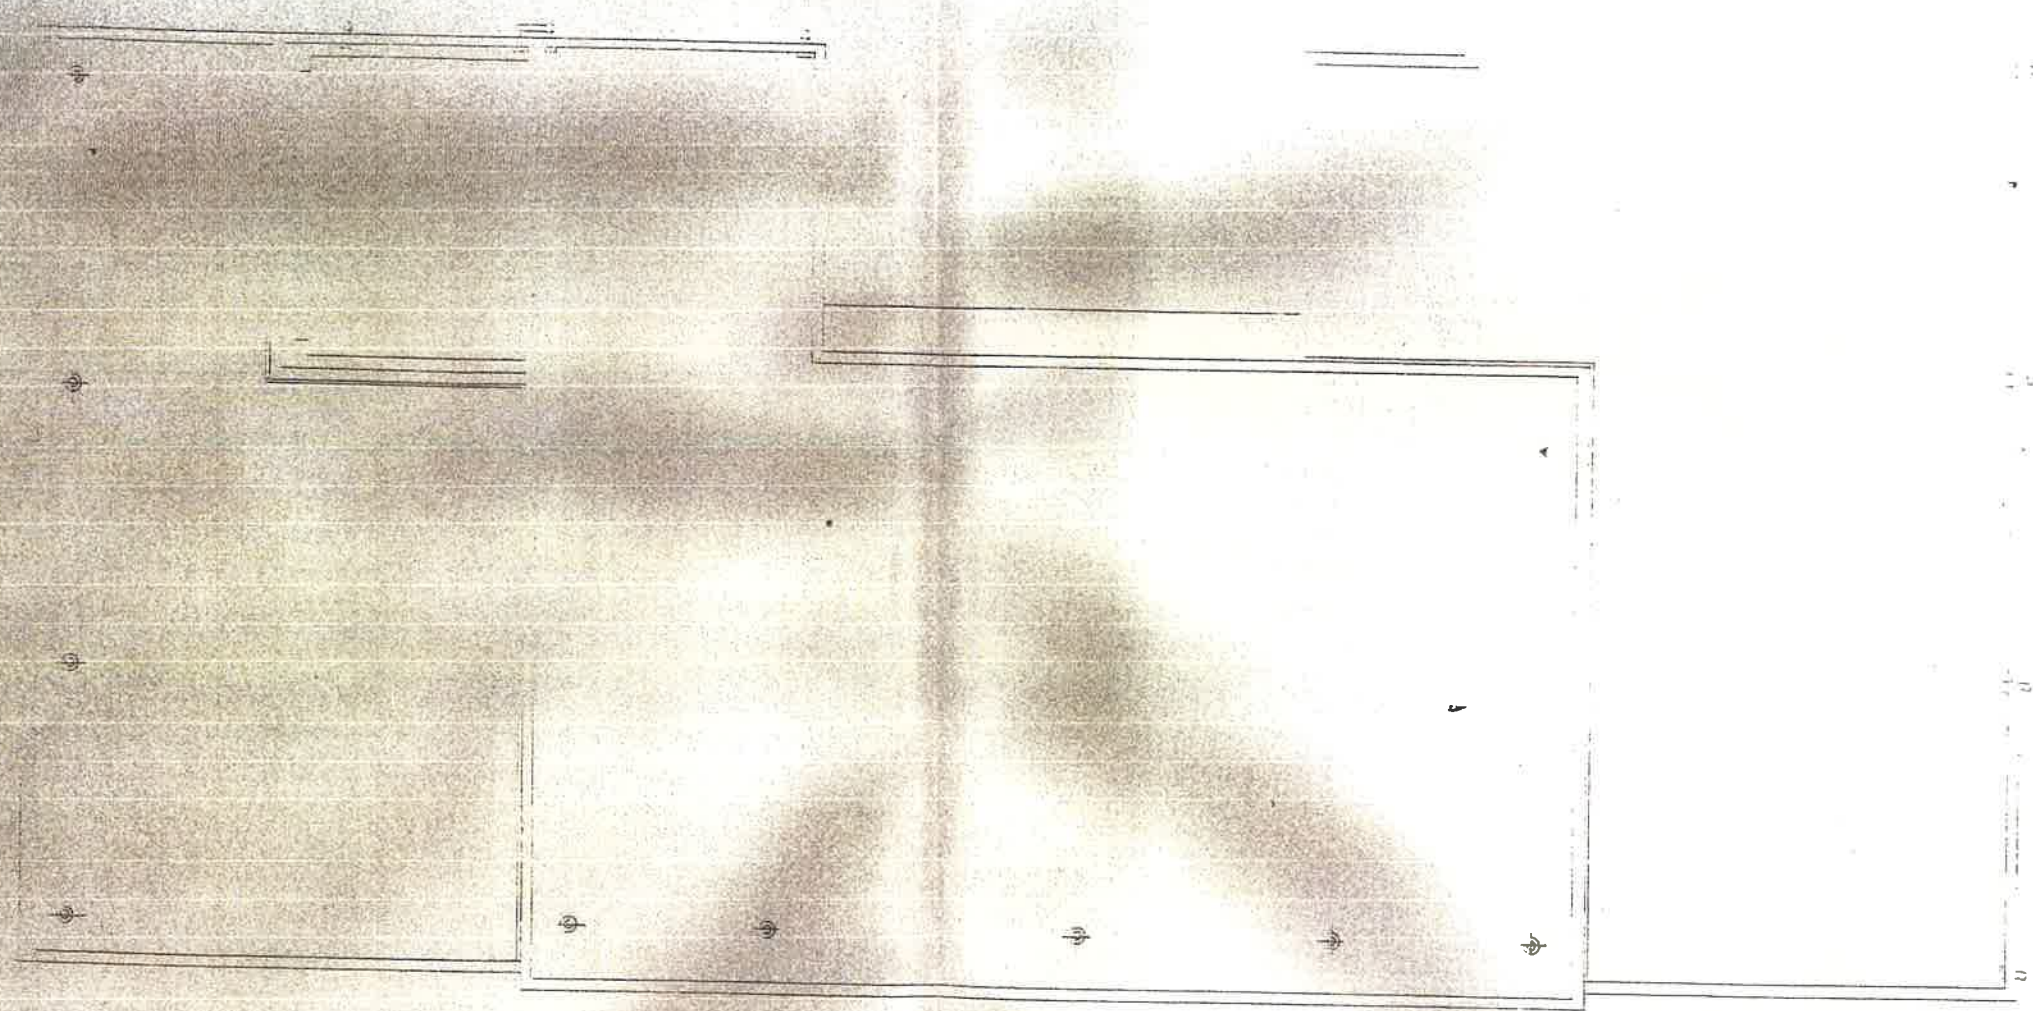

管理棟屋根平面図 S=1/100

変更事項		凡例

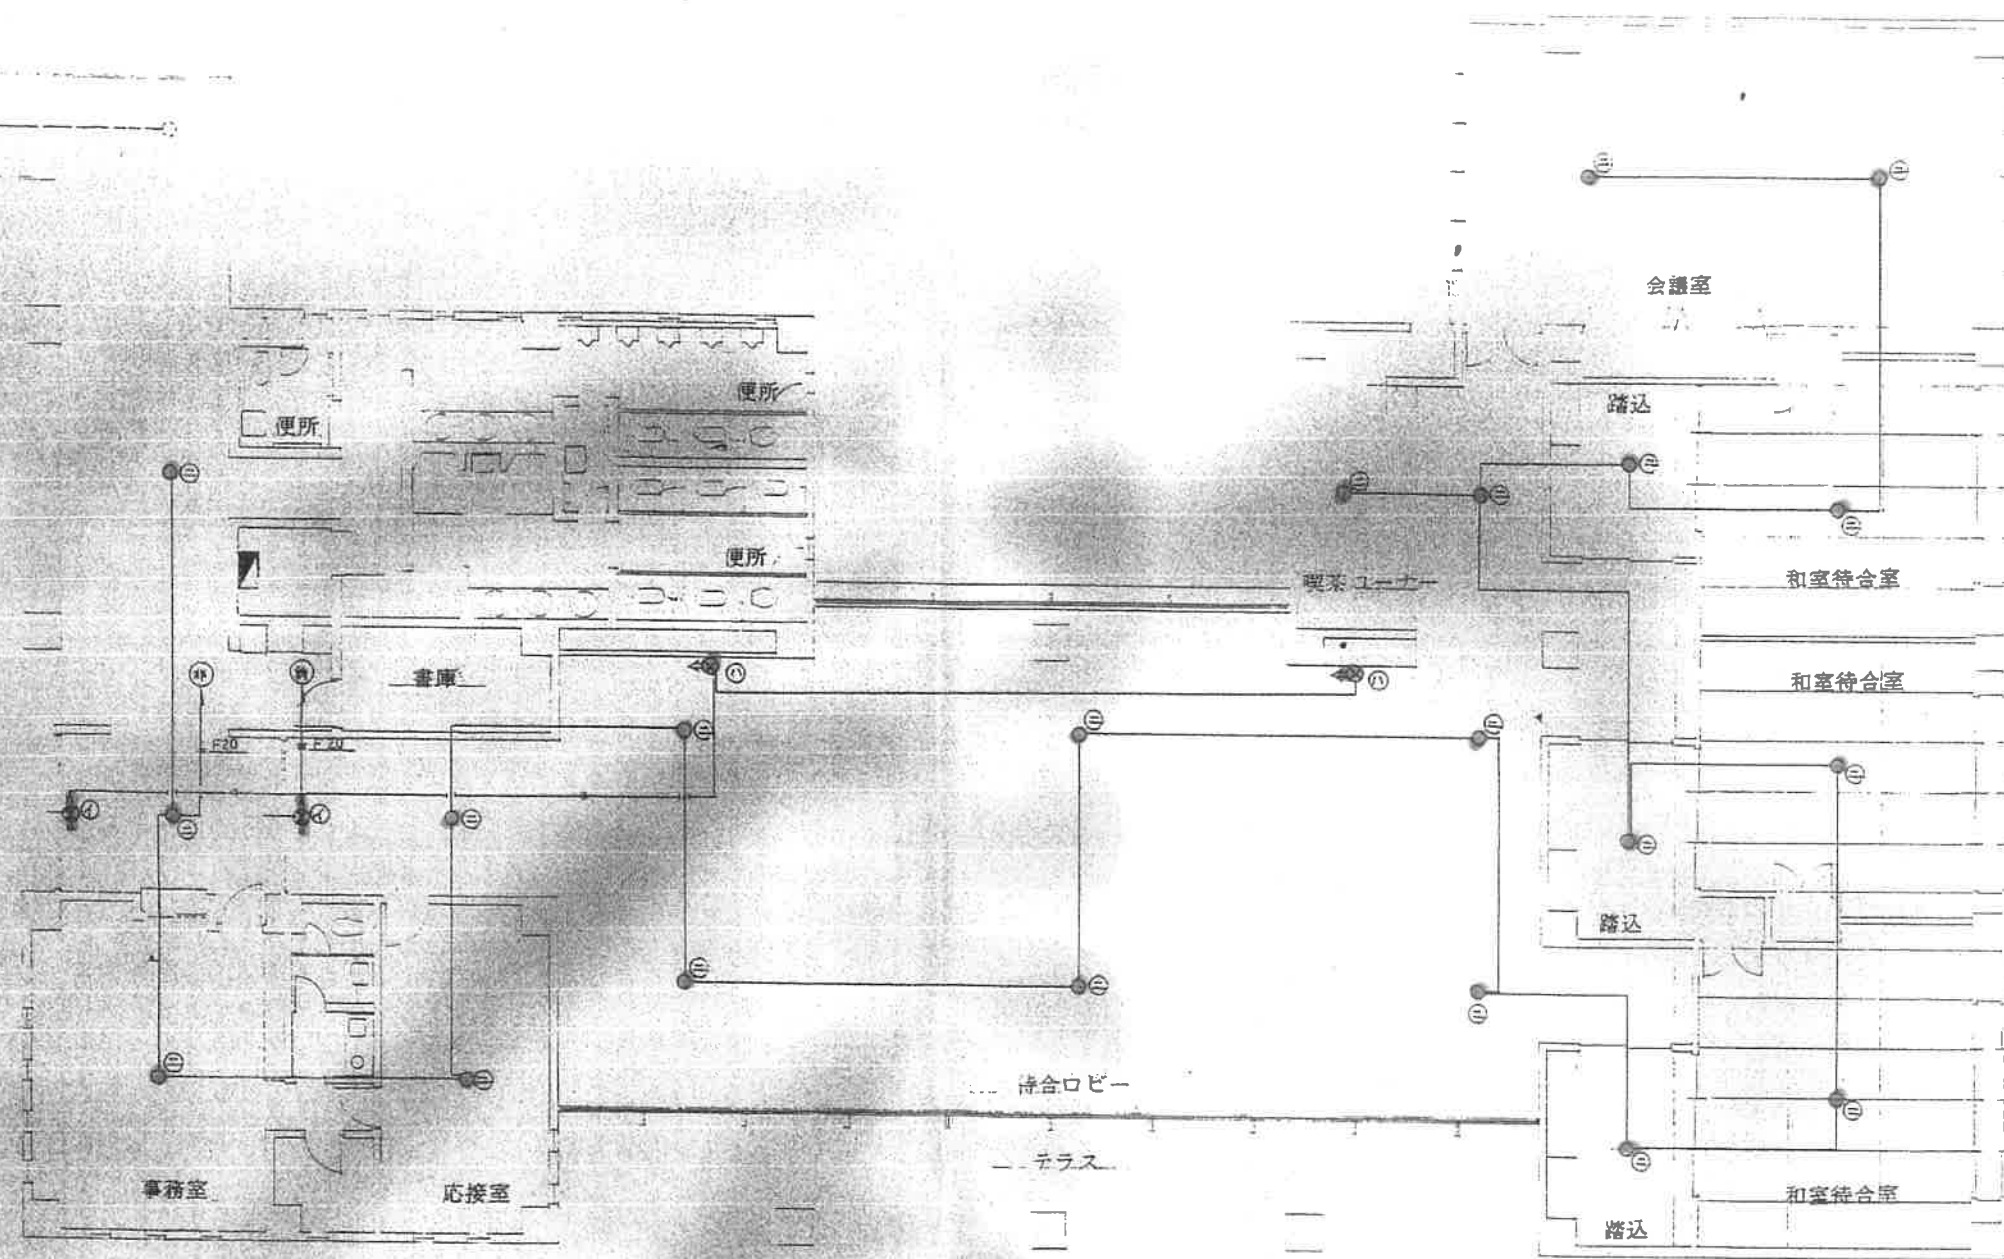

管理棟 平面図 3=1/100

変更事項	凡例